

USŁUGI GEODEZYJNE "GEO-PROFIL" S.C.
 Janusz Sroka, Dominik Piela
 34-300 ŻYWIEC, ul. Komorowskich 31
 NIP 553-22-23-571, REGON 072740749
 tel. 475-46-55, 604-905-198, 604-589-192

powiat: żywiecki
 gmina: Ślemień [241712_2]
 obręb: Ślemień [0003]
 Część: 1/2

MAPA DO CELÓW PROJEKTOWYCH

Pod projekt sieci wodno-kanalizacyjnej
 w zaznaczonym zakresie

Powstała w oparciu o bazę BDOT500 i GESUT
 pozyskaną z
 Powiatowego Ośrodka Geodezji i Kartografii w Żywcu

Aktualna na dzień: 01.06.2017
 Skala: 1:500
 Sekcja: 6.118.33.22.3.4, 6.118.33.22.4.3
 6.117.33.02.1.2, 6.117.33.02.2.1
 Układ współrzędnych płaskich: 2000
 Układ wysokościowy: Kronsztadt 86


Pomiarem objęto:
 - sytuację terenu
 - rzeźbę terenu
 - uzbrojenie podziemne

Nie wyklucza się istnienia w terenie uzbrojenia podziemnego
 nie zgłoszonego do inwentaryzacji

Kolorem zielonym wniesiono granice działek na podstawie
 cyfrowej bazy danych ewidencyjnych po modernizacji.

Wykonat:

Żywiec dn. 01.06.2017r.
 Nr. zlecenia 100/2017
 ID: 6640.1115.2017

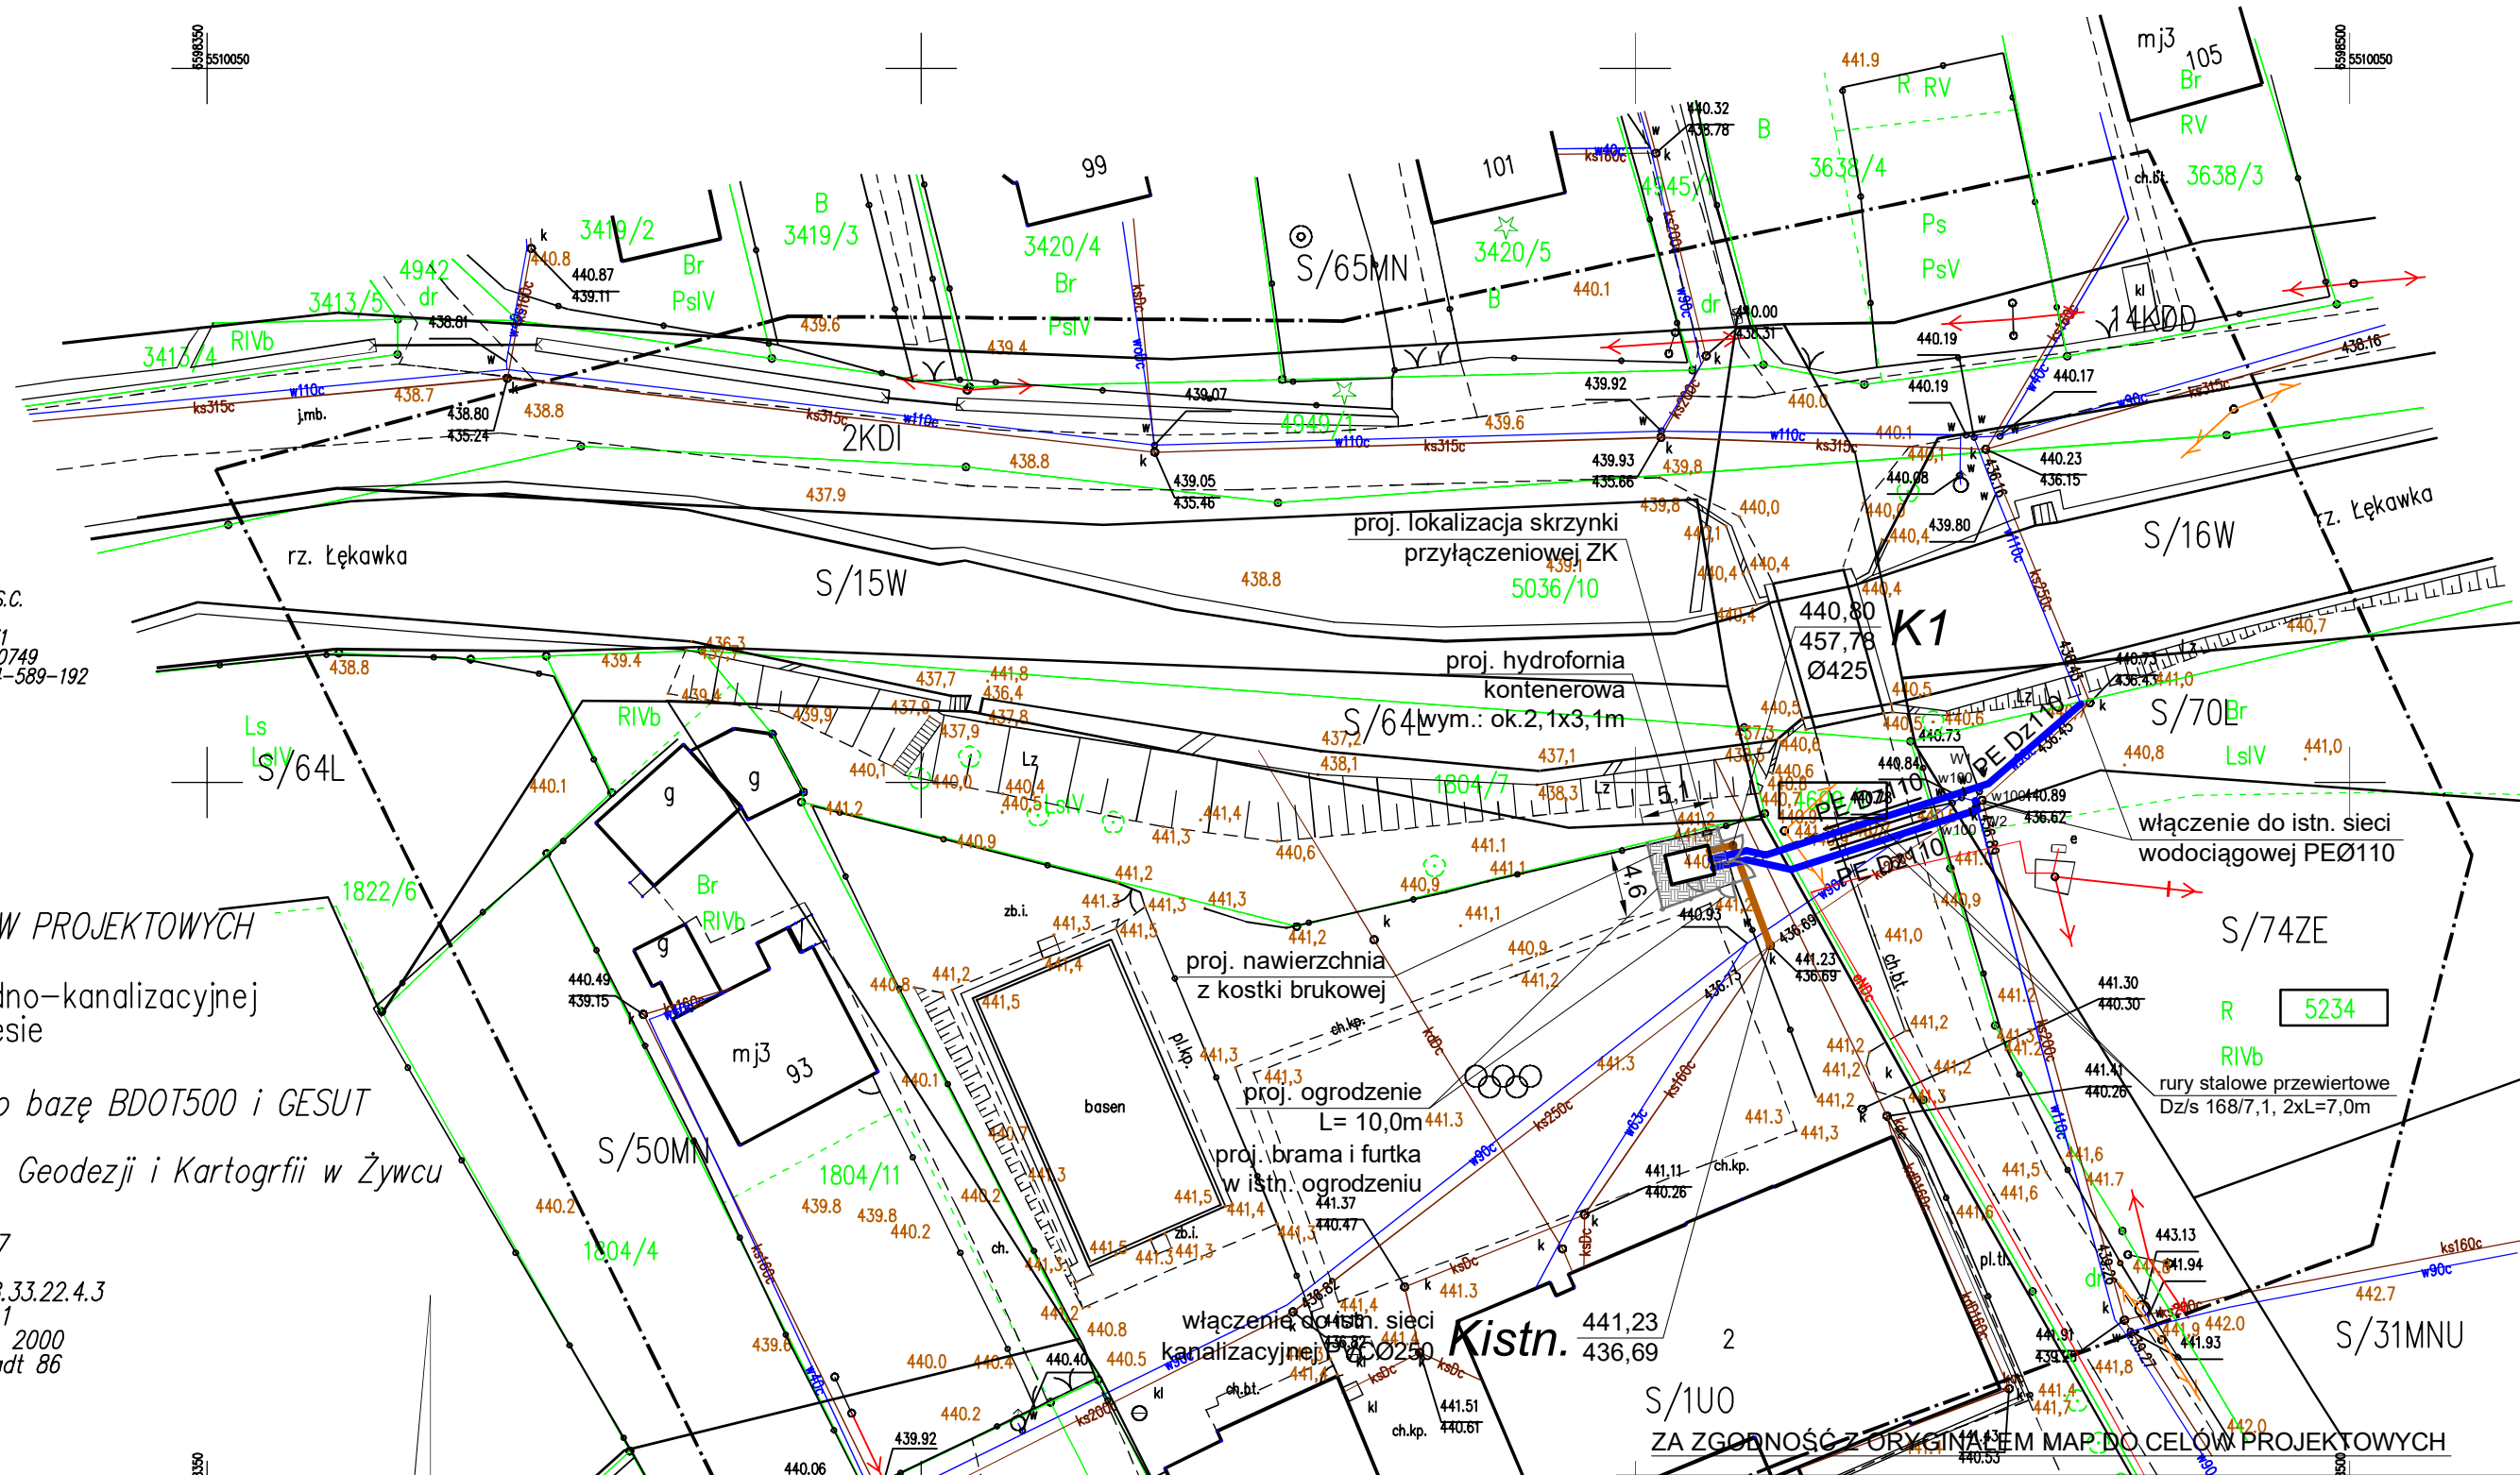

PROJEKTOWANIE WOD-KAN JERZY OLEARCZYK

43-356 Kobiernice, Bujaków, ul. Podlesie 13

Temat Budowa pompowni wody przy Zespole Szkół w Ślemieniu oraz wodociągu i kanalizacji - rejon pomiędzy boiskiem w Ślemieniu, a ul. Modrzewiową w Ślemieniu		Branża Sanitarna
Tytuł rysunku Projekt zagospodarowania terenu		Faza P.W.
Inwestor Gmina Ślemień 34-323 Ślemień, ul. Krakowska 148		Data 06.2017
Projektant mgr inż. Jerzy Olearczyk upr. nr SLK/3231/PWOS/10	Podpis	Skala 1:500
Opracował mgr inż. Karol Kwak	Podpis	Nr rys. 2.1

- Oznaczenia:
- Sieci wod.-kan. i obiekty projektowane (zakres niniejszego projektu):
- proj. kan. PVC Ø160mm
 - proj. wod. PE Ø110mm
 - proj. hydrofornia kontenerowa
- Sieci istniejące:
- istn. kanalizacja
 - istn. wodociąg
 - istn. kabel energetyczny
 - istn. kabel teletechniczny

